


RZUT I PIĘTRA
S k a l a 1 : 1 0 0

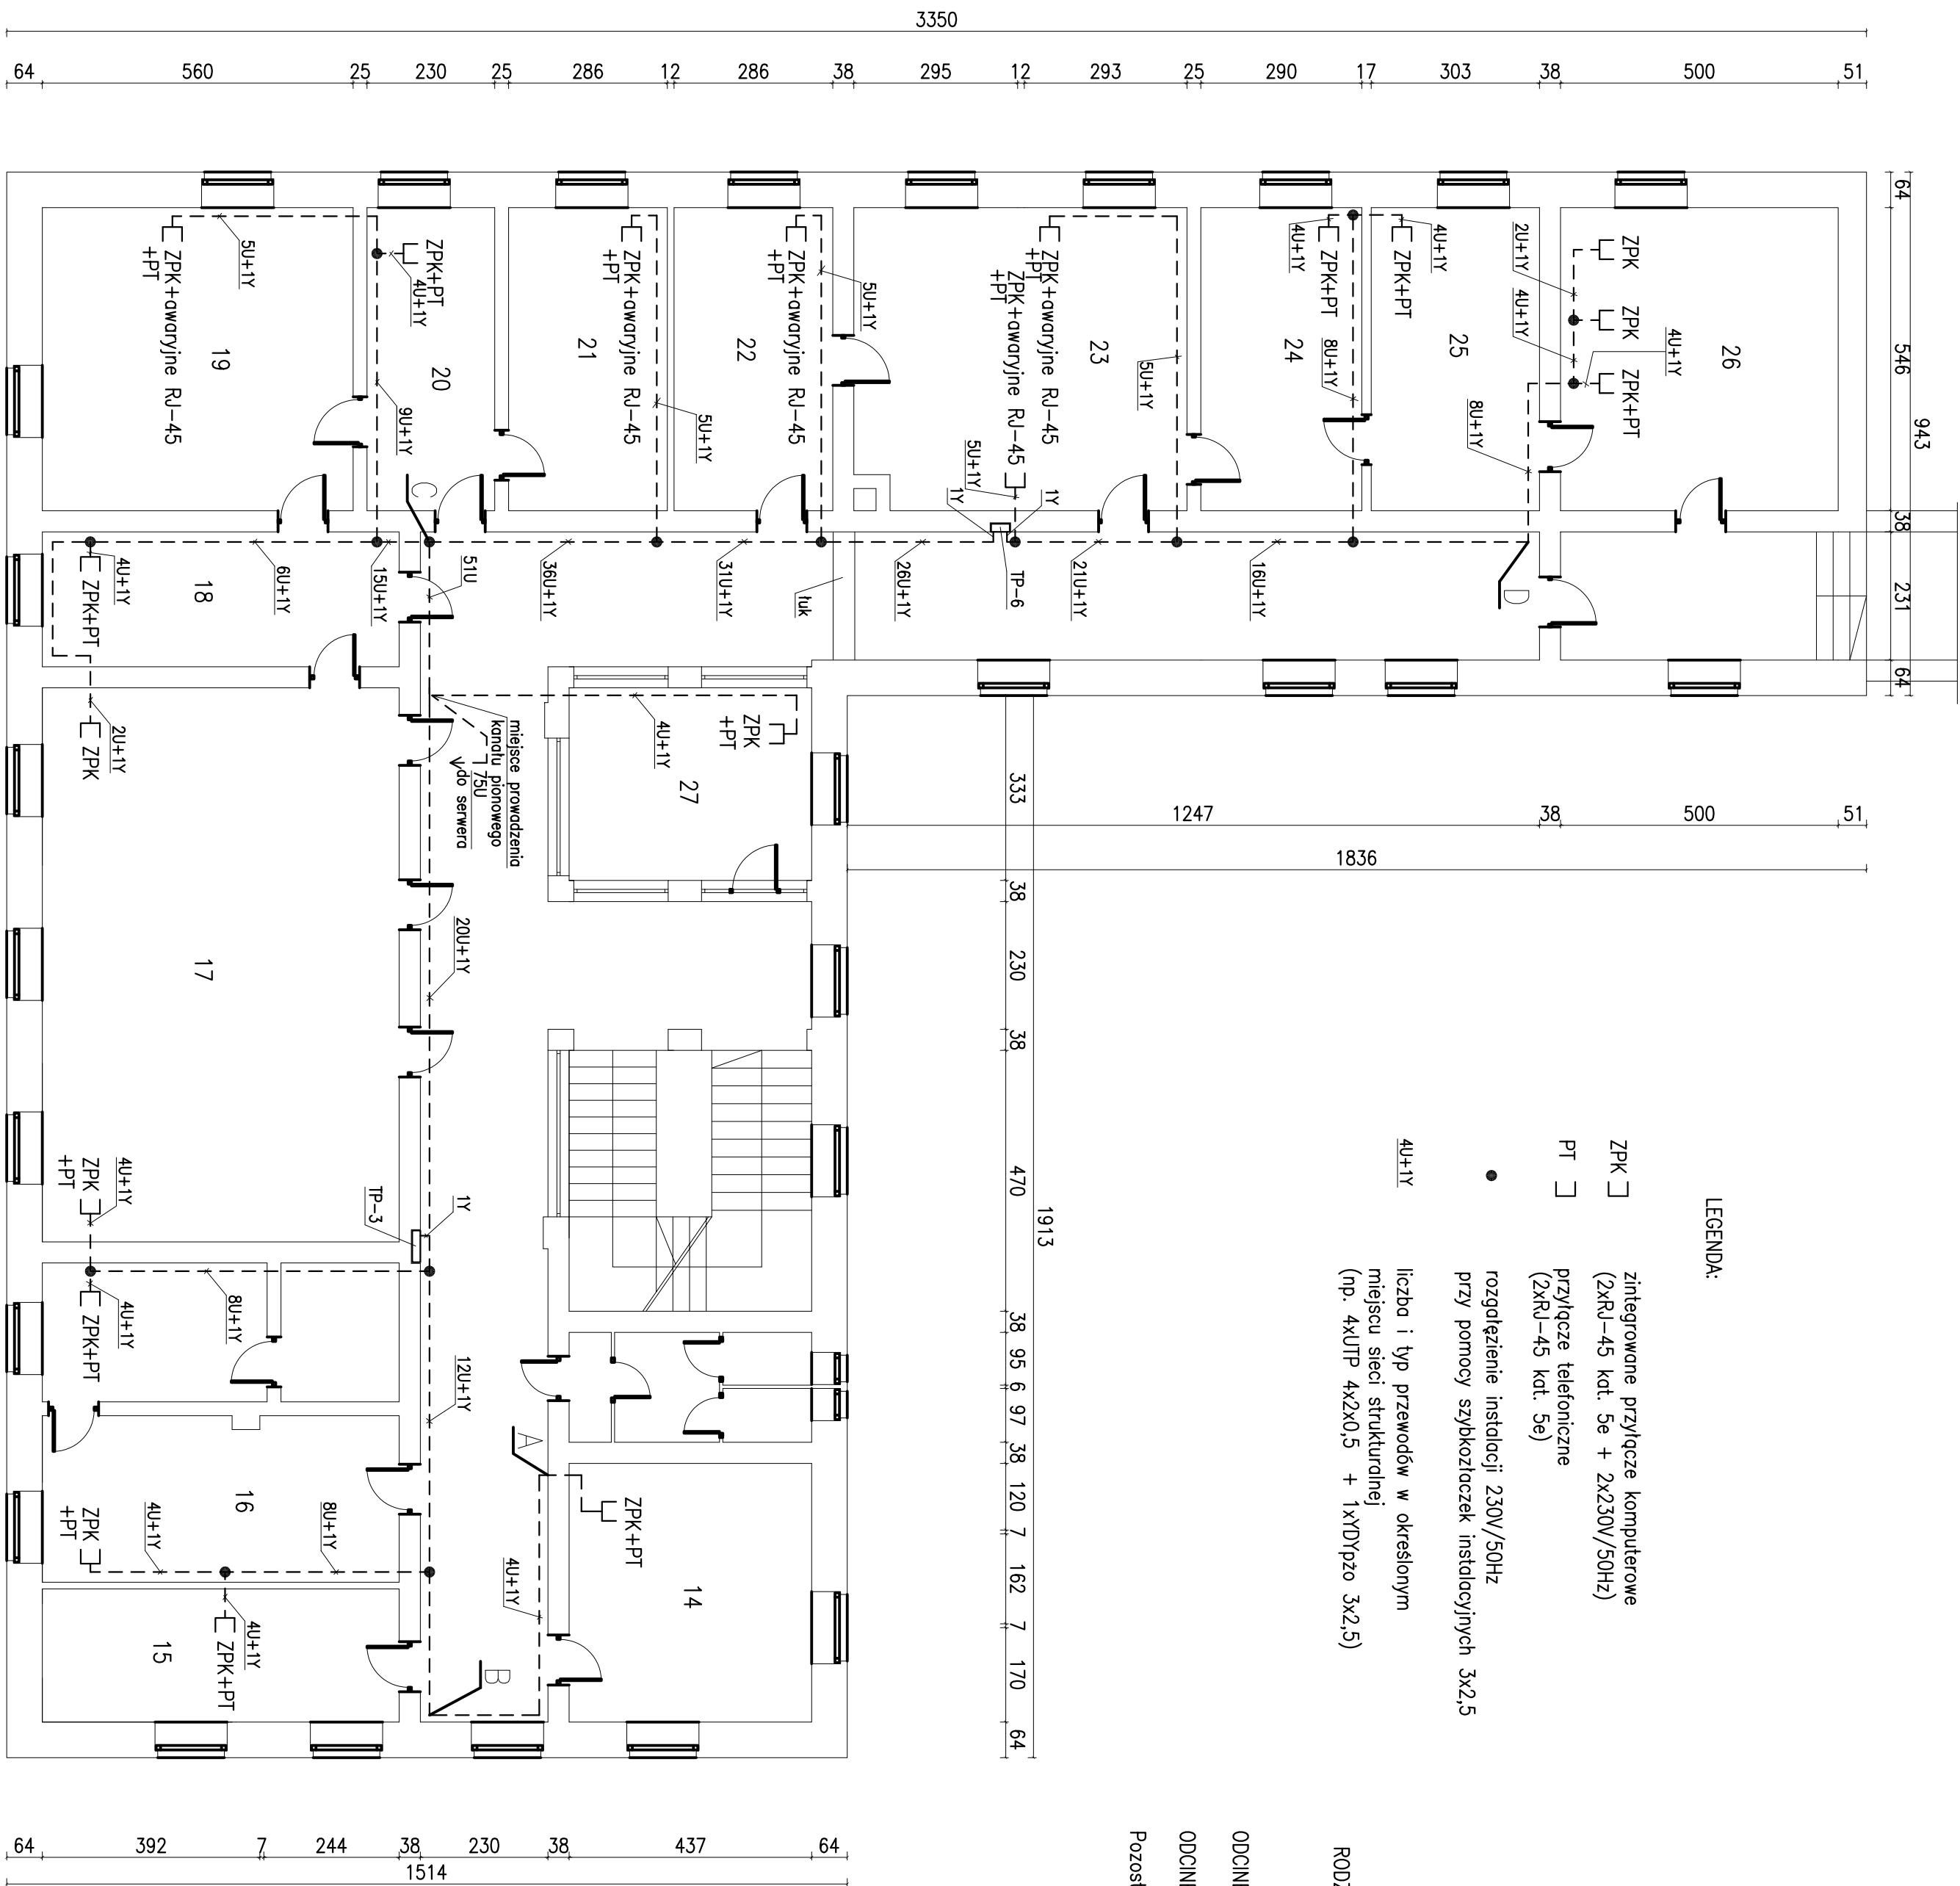

LEGENDA:

- ZPK □ zintegrowane przyłącze komputerowe (2xRJ-45 kat. 5e + 2x230V/50Hz)
- PT □ przyłącze telefoniczne (2xRJ-45 kat. 5e)
- rozgałęzienie instalacji 230V/50Hz przy pomocy szybkozłączek instalacyjnych 3x2,5
- 4U+1Y liczba i typ przewodów w określonym miejscu sieci strukturalnej (np. 4xU1P 4x2X0,5 + 1x1D1p20 3x2,5)

UWAGI:

- Kanady poziome prowadzić na korytarzach i w biurach bezpośrednio pod gzymsem
- Kanady pionowe między kondygnacjami prowadzić w miejscu wskazanym na rysunku.
- Stosować kanady z przegrodą o stopniu podziału 1/3 i 2/3 oraz 1/2 i 1/2 w dolnej części układać przewody UTP.

RODZAJE KANAŁÓW:

- ODCINEK A – B – C – D – kanał 110x70 z przegrodą 1/2 i 1/2
- ODCINEK PIONOWY – 2 kanady równolegle 170x70 bez przegrody.
- Pozostałe odcinki wykonać kanałem typu 60x40 z przegrodą 1/2 i 1/2

A VOLTAMPER		WIELOBRAZOWA PRACOWNIA USŁUGOWO-PROJEKTOWA	
ul. Żeromska 251, 03-500 Olsztyn, tel. kom. 607 289 608			
RYSYNEK	RZUT PARTERU – SIEĆ STRUKTURALNA	SKALA 1:100	
OBIEKT	SIEĆ STRUKTURALNA W BUDYNKU URZĘDU MIASTA I GMINY		
INWESTOR	Urząd Miasta i Gminy Olsztyn		
ADRES	63-500 Olsztyn, ul. Żeromska 31, dz. nr ew.		
PROJEKTANT			
DATA: 10.2025		RYSYNEK NR 2	