


RZUT III PIĘTRA

Skala 1:100

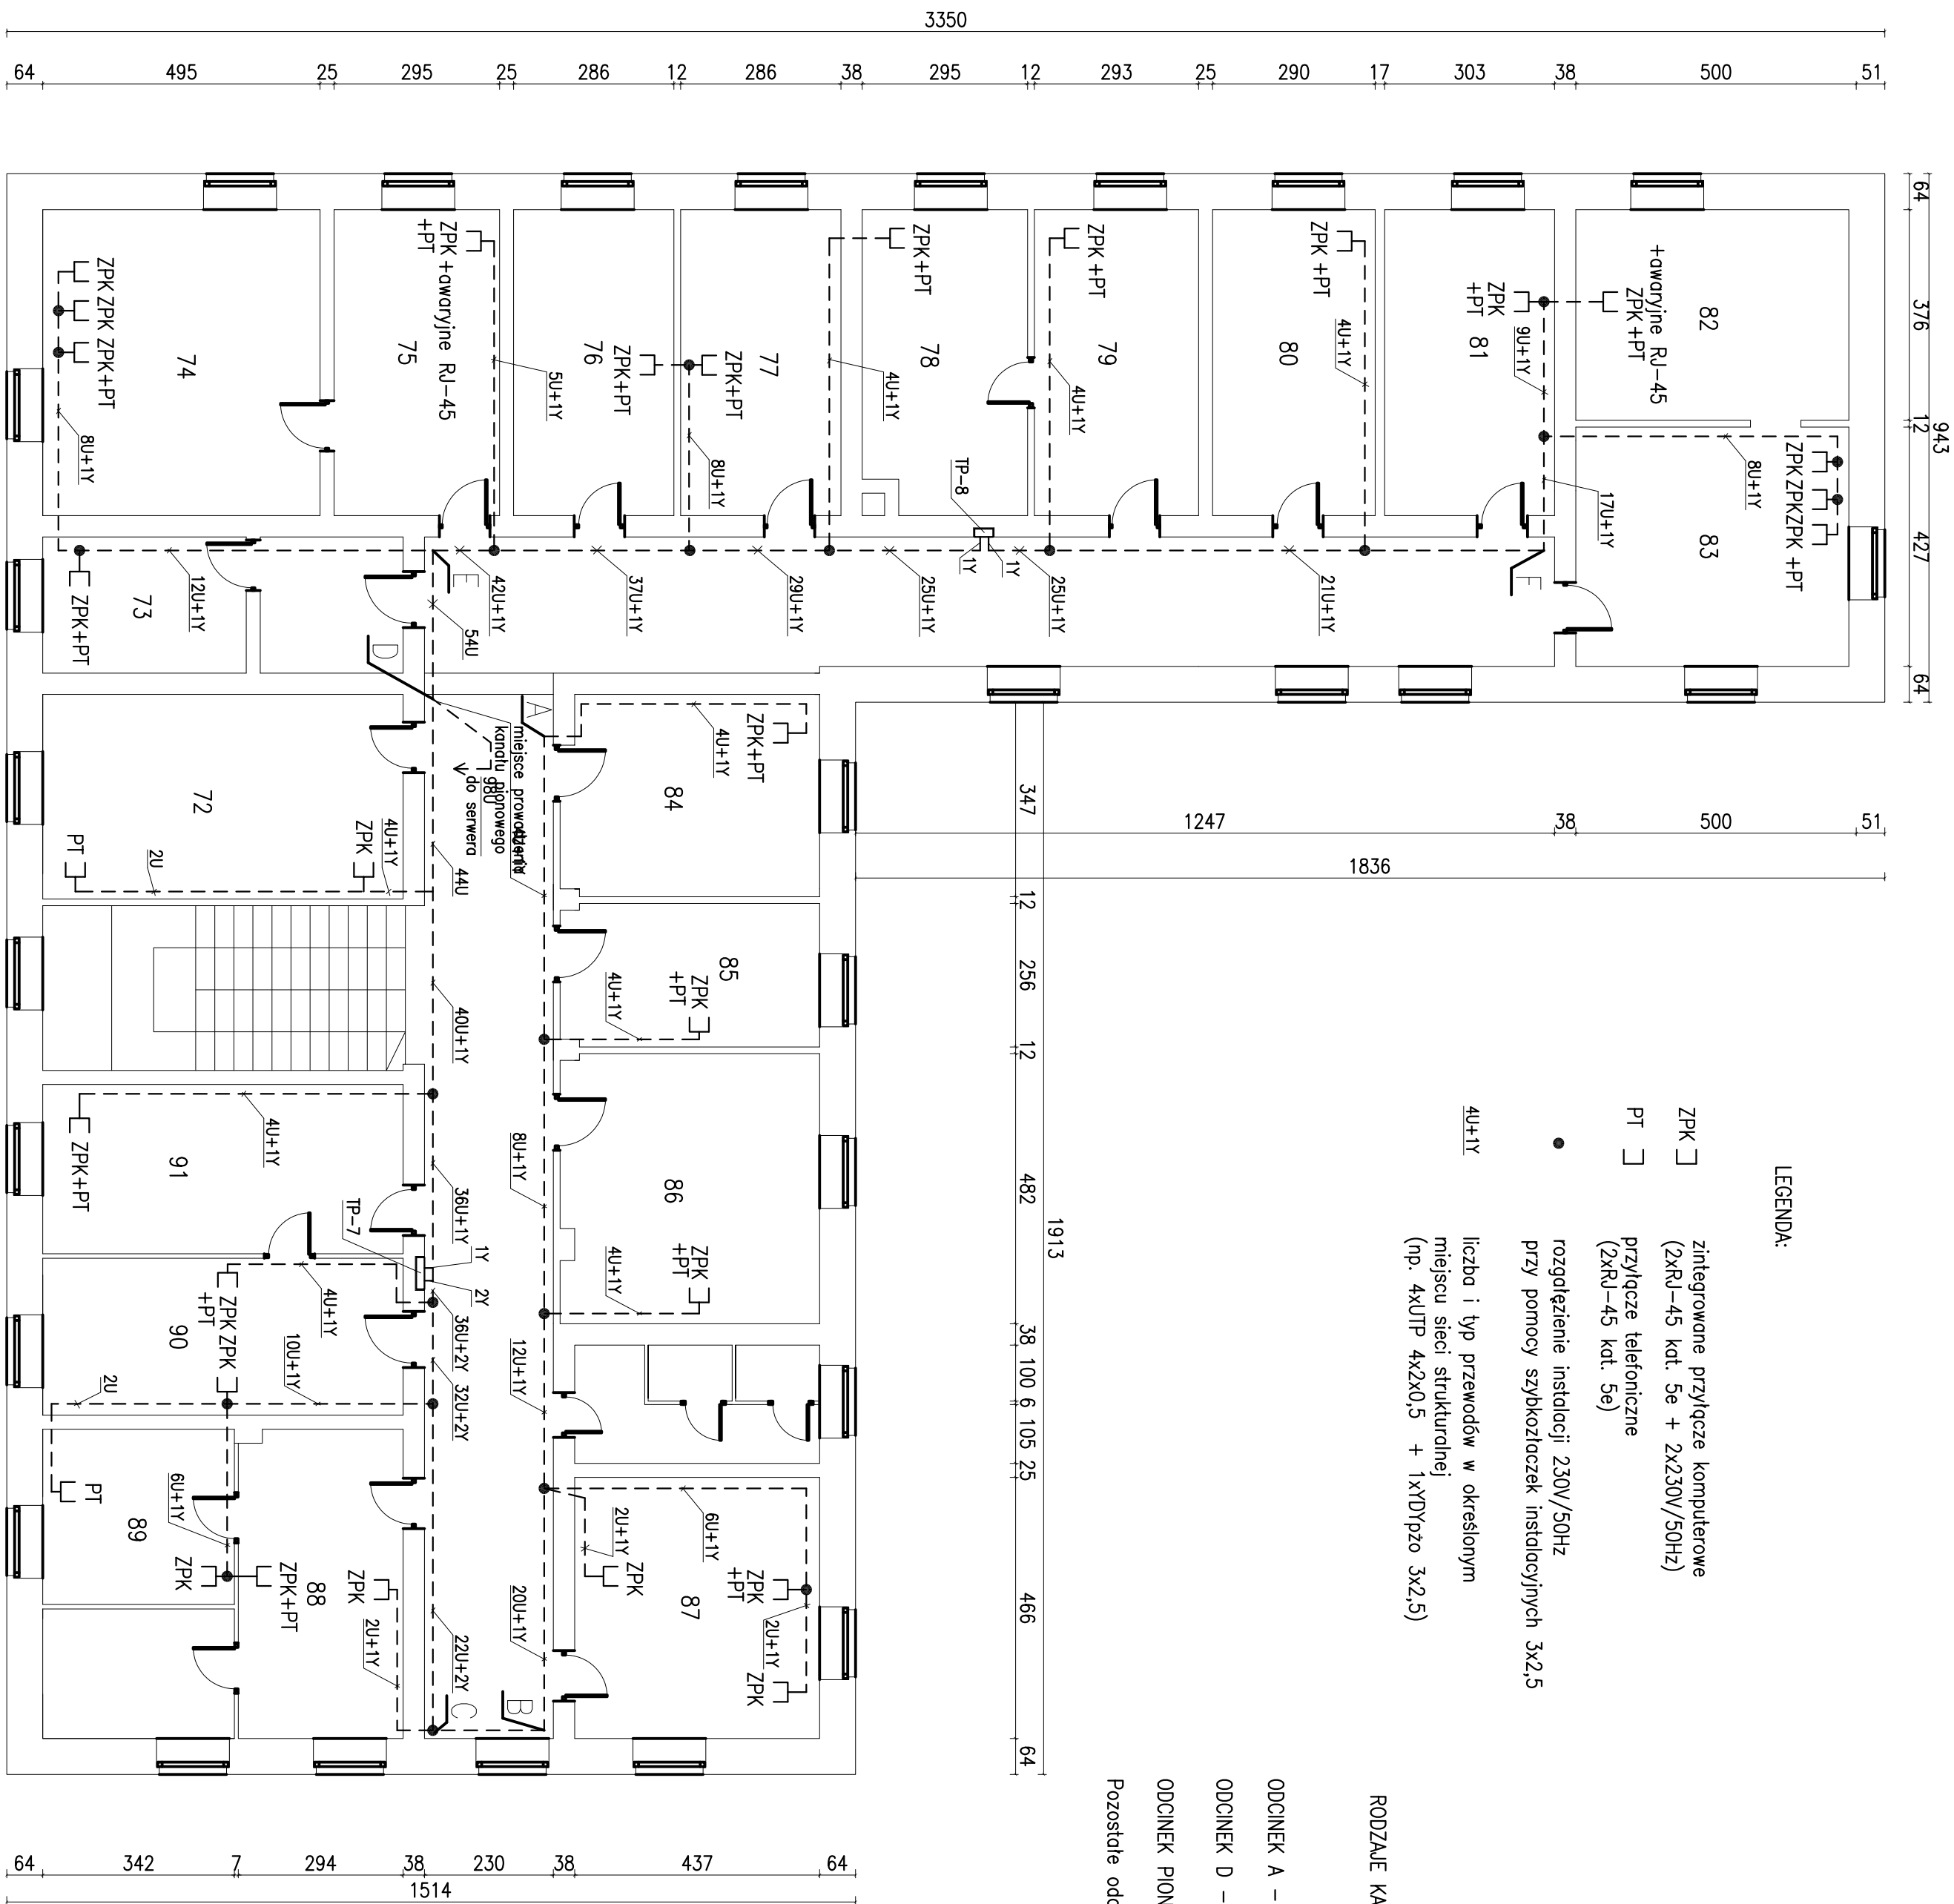

LEGENDA:

- ZPK □ zintegrowane przy/qcze komputerowe (2xRJ-45 kat. 5e + 2x230V/50Hz)
- PT □ przy/qcze telefoniczne (2xRJ-45 kat. 5e)
- rozgłoszenie instalacji 230V/50Hz przy pomocy sztykoizolaczek instalacyjnych 3x2,5
- 4U+1Y liczba i typ przewodów w określonym miejscu sieci strukturalnej (np. 4xUTP 4x2x0,5 + 1xVD'pzo 3x2,5)

RODZAJE KANAŁÓW:

- ODCINEK A – B – C – D kanał 110x70 z przegrodą 1/2 i 1/2 (bezpośrednio pod sufitem)
- ODCINEK D – E – F kanał 110x70 z przegrodą 1/2 i 1/2 (dolna krawędź kanału 2,3m nad posadzką)
- ODCINEK PIONOWY – 2 kandy równolegle 170x70 bez przegrody.
- Pozostałe odcinki wykonać kanałem typu 60x40 z przegrodą 1/2 i 1/2

UWAGI:

- Kandy poziome prowadzić na korytarzach i w biurach na wysokościach wskazanych poniżej łącznie z typem kanału.
- Kandy pionowe między kondygnacjami prowadzić w miejscu wskazanym na rysunku.
- Stosować kandy z przegrodą o stopniu podziału 1/3 i 2/3 oraz 1/2 i 1/2 w dolnej części układać przewody UTP.

A VOLTAMPER		WIELOBRAZOWA PRACOWNIA USŁUGOWO-PROJEKTOWA	
		ul. Żeromska 53, 63-500 OLSZTYN, tel. kom. 607 202 608	
RYSUNEK	RZUT PARTERU – SIEĆ STRUKTURALNA	SKALA 1:100	
OBJEKT	SIEĆ STRUKTURALNA W BUDYNKU URZĘDU MIASTA I GMINY		
INWESTOR	Urząd Miasta i Gminy Olsztyn		
ADRES	63-500 Olsztyn, ul. Żeromska 31, dz. nr ew. _____		
PROJEKTANT	PRACOWNIA		
DATA: 10.2005		PRACOWNIA NR 4	