

RZUT PARTERU

Skala 1:100

UWAGI:

1. Kandyt poślone, prowadzić na korytarzach i w biurach na wysokość 3,4m górno krawężnik kandyli nad posadzką.
2. Kandyt pionowe między korydnocjami, prowadzić w miejscu wskazanym na rysunku.
3. Słosowac kandyt z przegrodą o stopniu podziału $1/3 \times 2/3$ oraz $1/2 \times 1/2$ w dolnej części układać przewody UTP.

RODZAJE KANAŁÓW:

ODCINEK A – B – 2 kanały równoległe 170x70 z przegrodami 1/3 i 2/3


ODCINEK B - C - D - E - F - kanał 110x70 z przegrodą 1/2 i 1/2

ODCINEK B - G - kanał 60x40 z przegrodą 1/2 i 1/2

ODCINEK H - I - J - 2 kanały równoległe 170x70 z przegrodami 1/3 i 2/3

ODCINEK PIONOWY – 2 kanały równoległe 170x70 bez przegrody.

Pozostałe odcinki w pomieszczeniach wykonać kanałem typu 60x40 z przegrodą 1/2 i 1/2

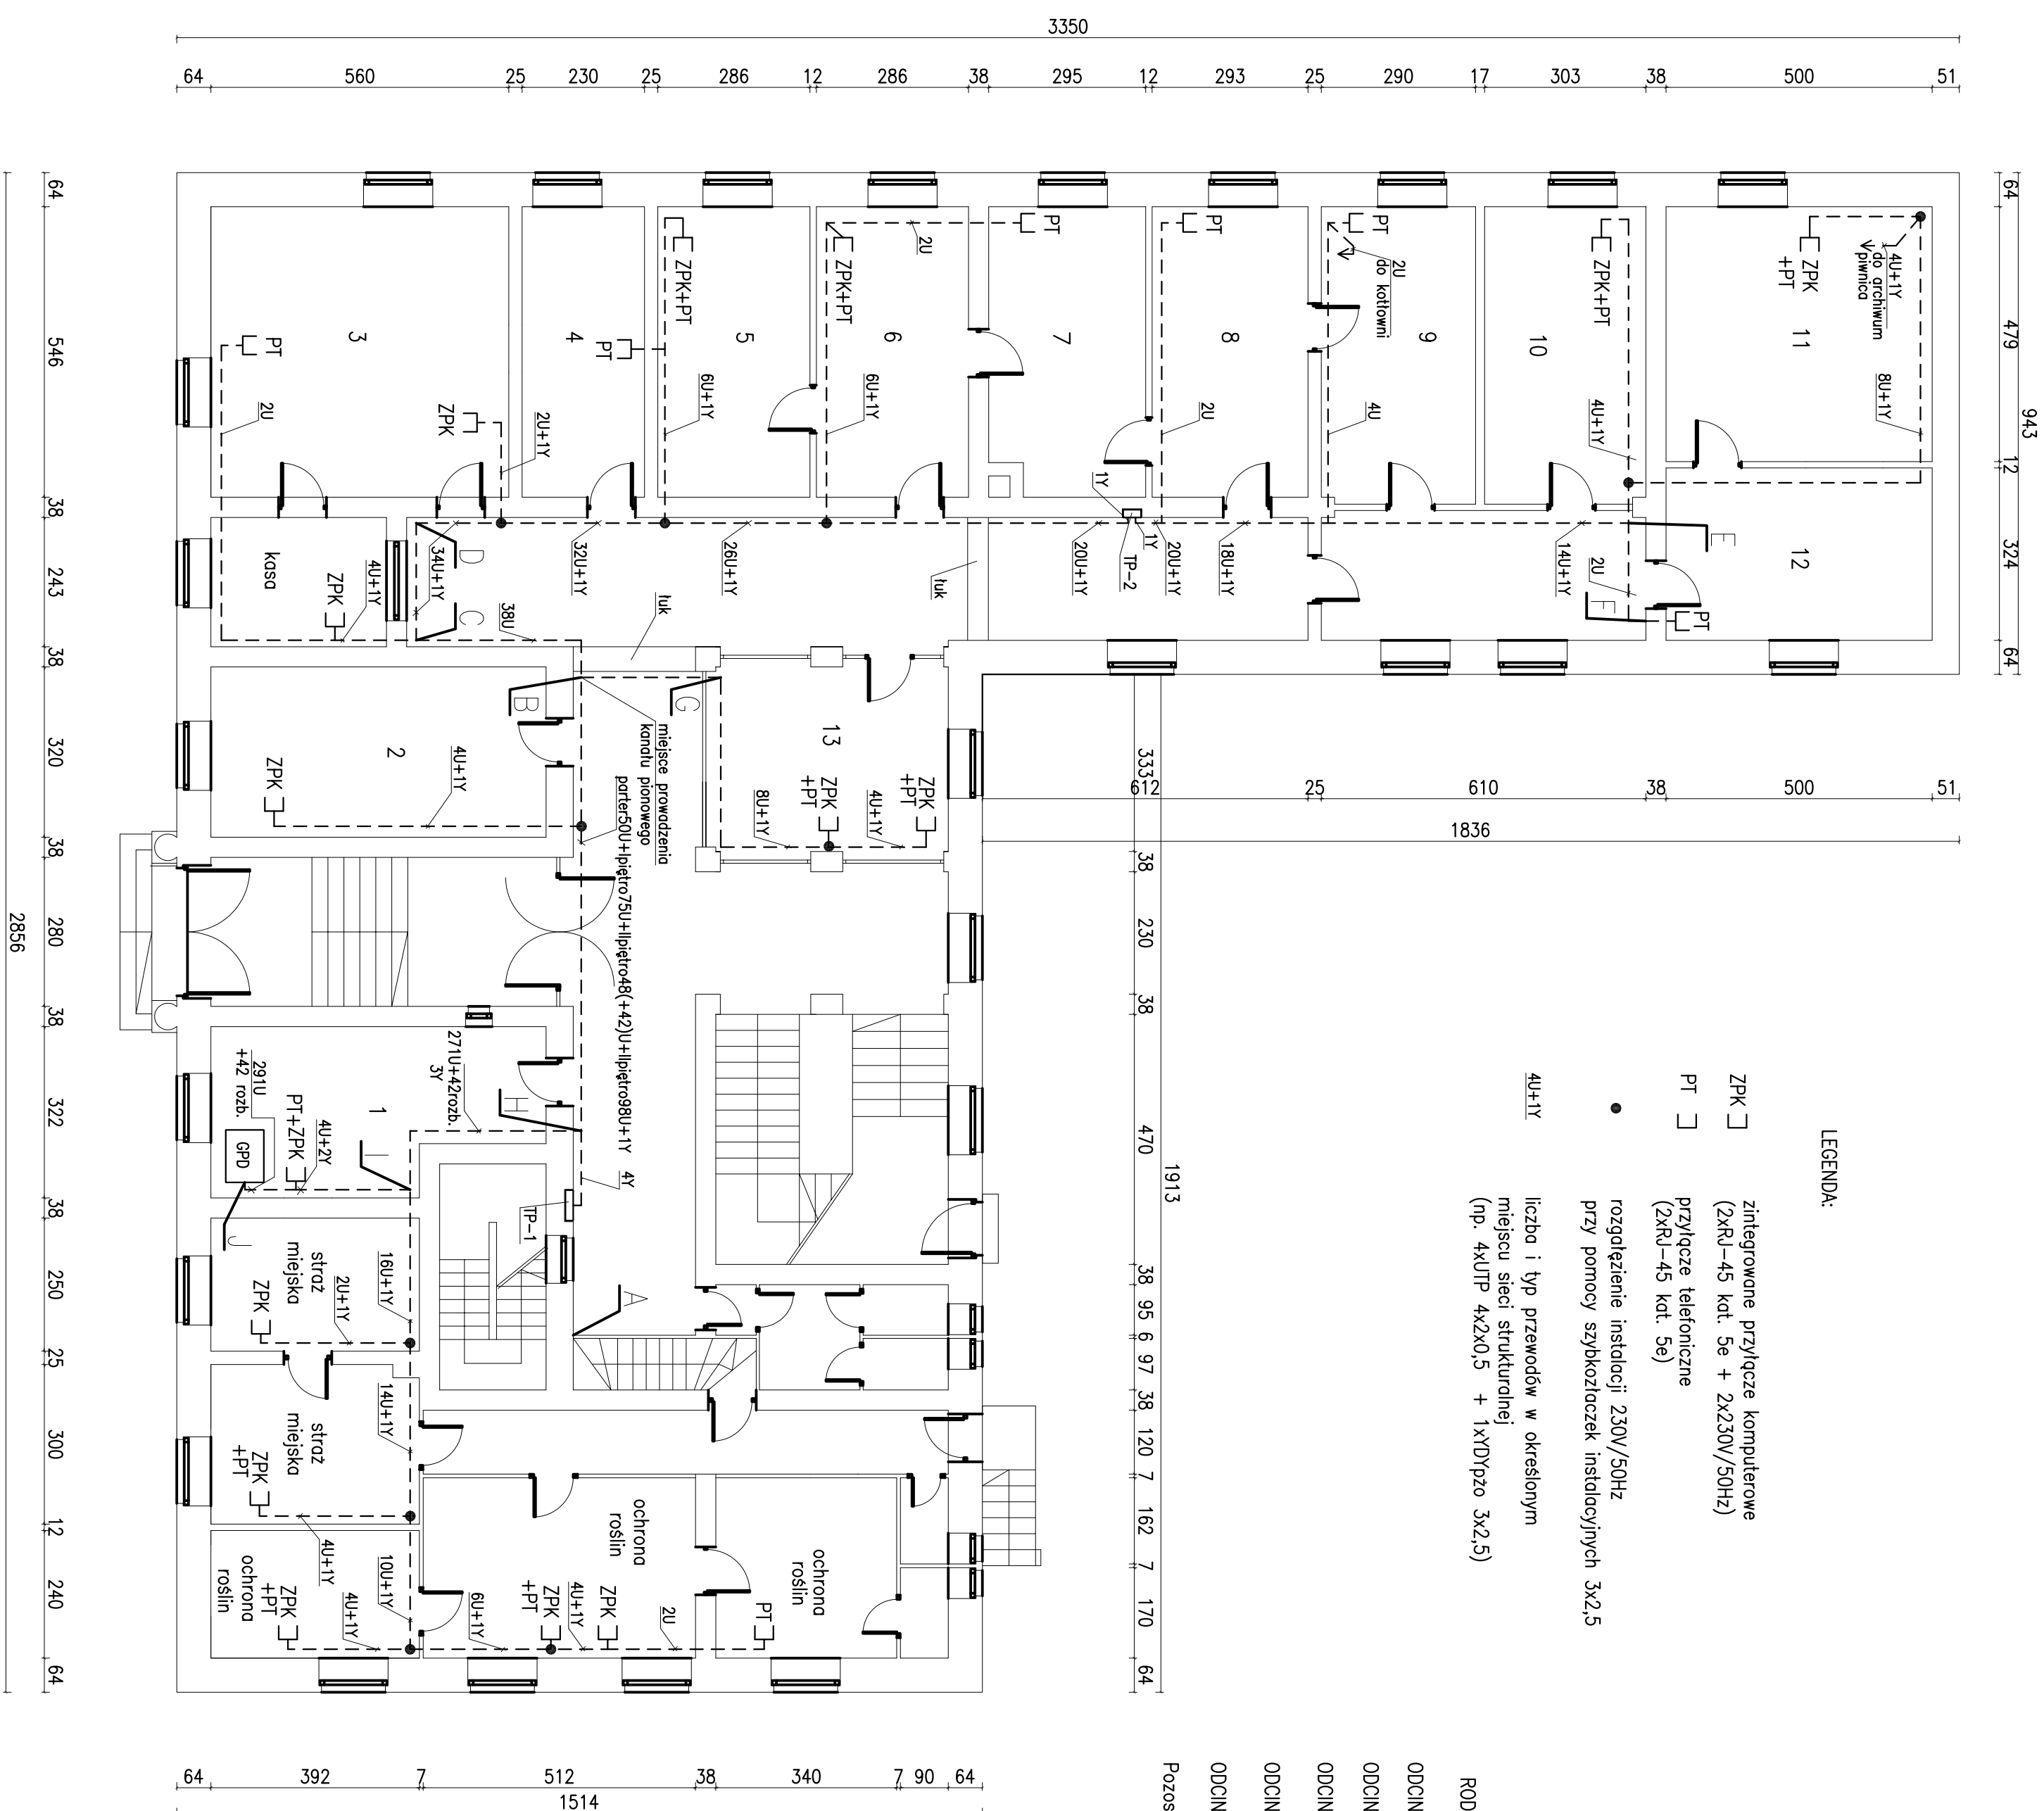

1A VOLTAMPER WIELOBRAZOWA PRACOWNIA TESTOWO-PROJEKTOWA ul. Żolibowska 35, 63-500 OSTREBZEWÓW, tel. kom. 607 203 608	
PROJEKCIK	5MA, 1:100
OBIEKT	RZUT PARTIERU – SIEĆ STRUKTURALNA
INWESTOR	SIEĆ STRUKTURALNA W BUDYNKU URZĘDU MASTA I GIMNY
ADRES	Urząd Masta i Gimny Ostrebow 63-500 Ostrebow ul. Żolibowska 31, dz. nr ew.
PROJEKTANT	PROJEKCIK NR 1
DATA: 10.2005	