


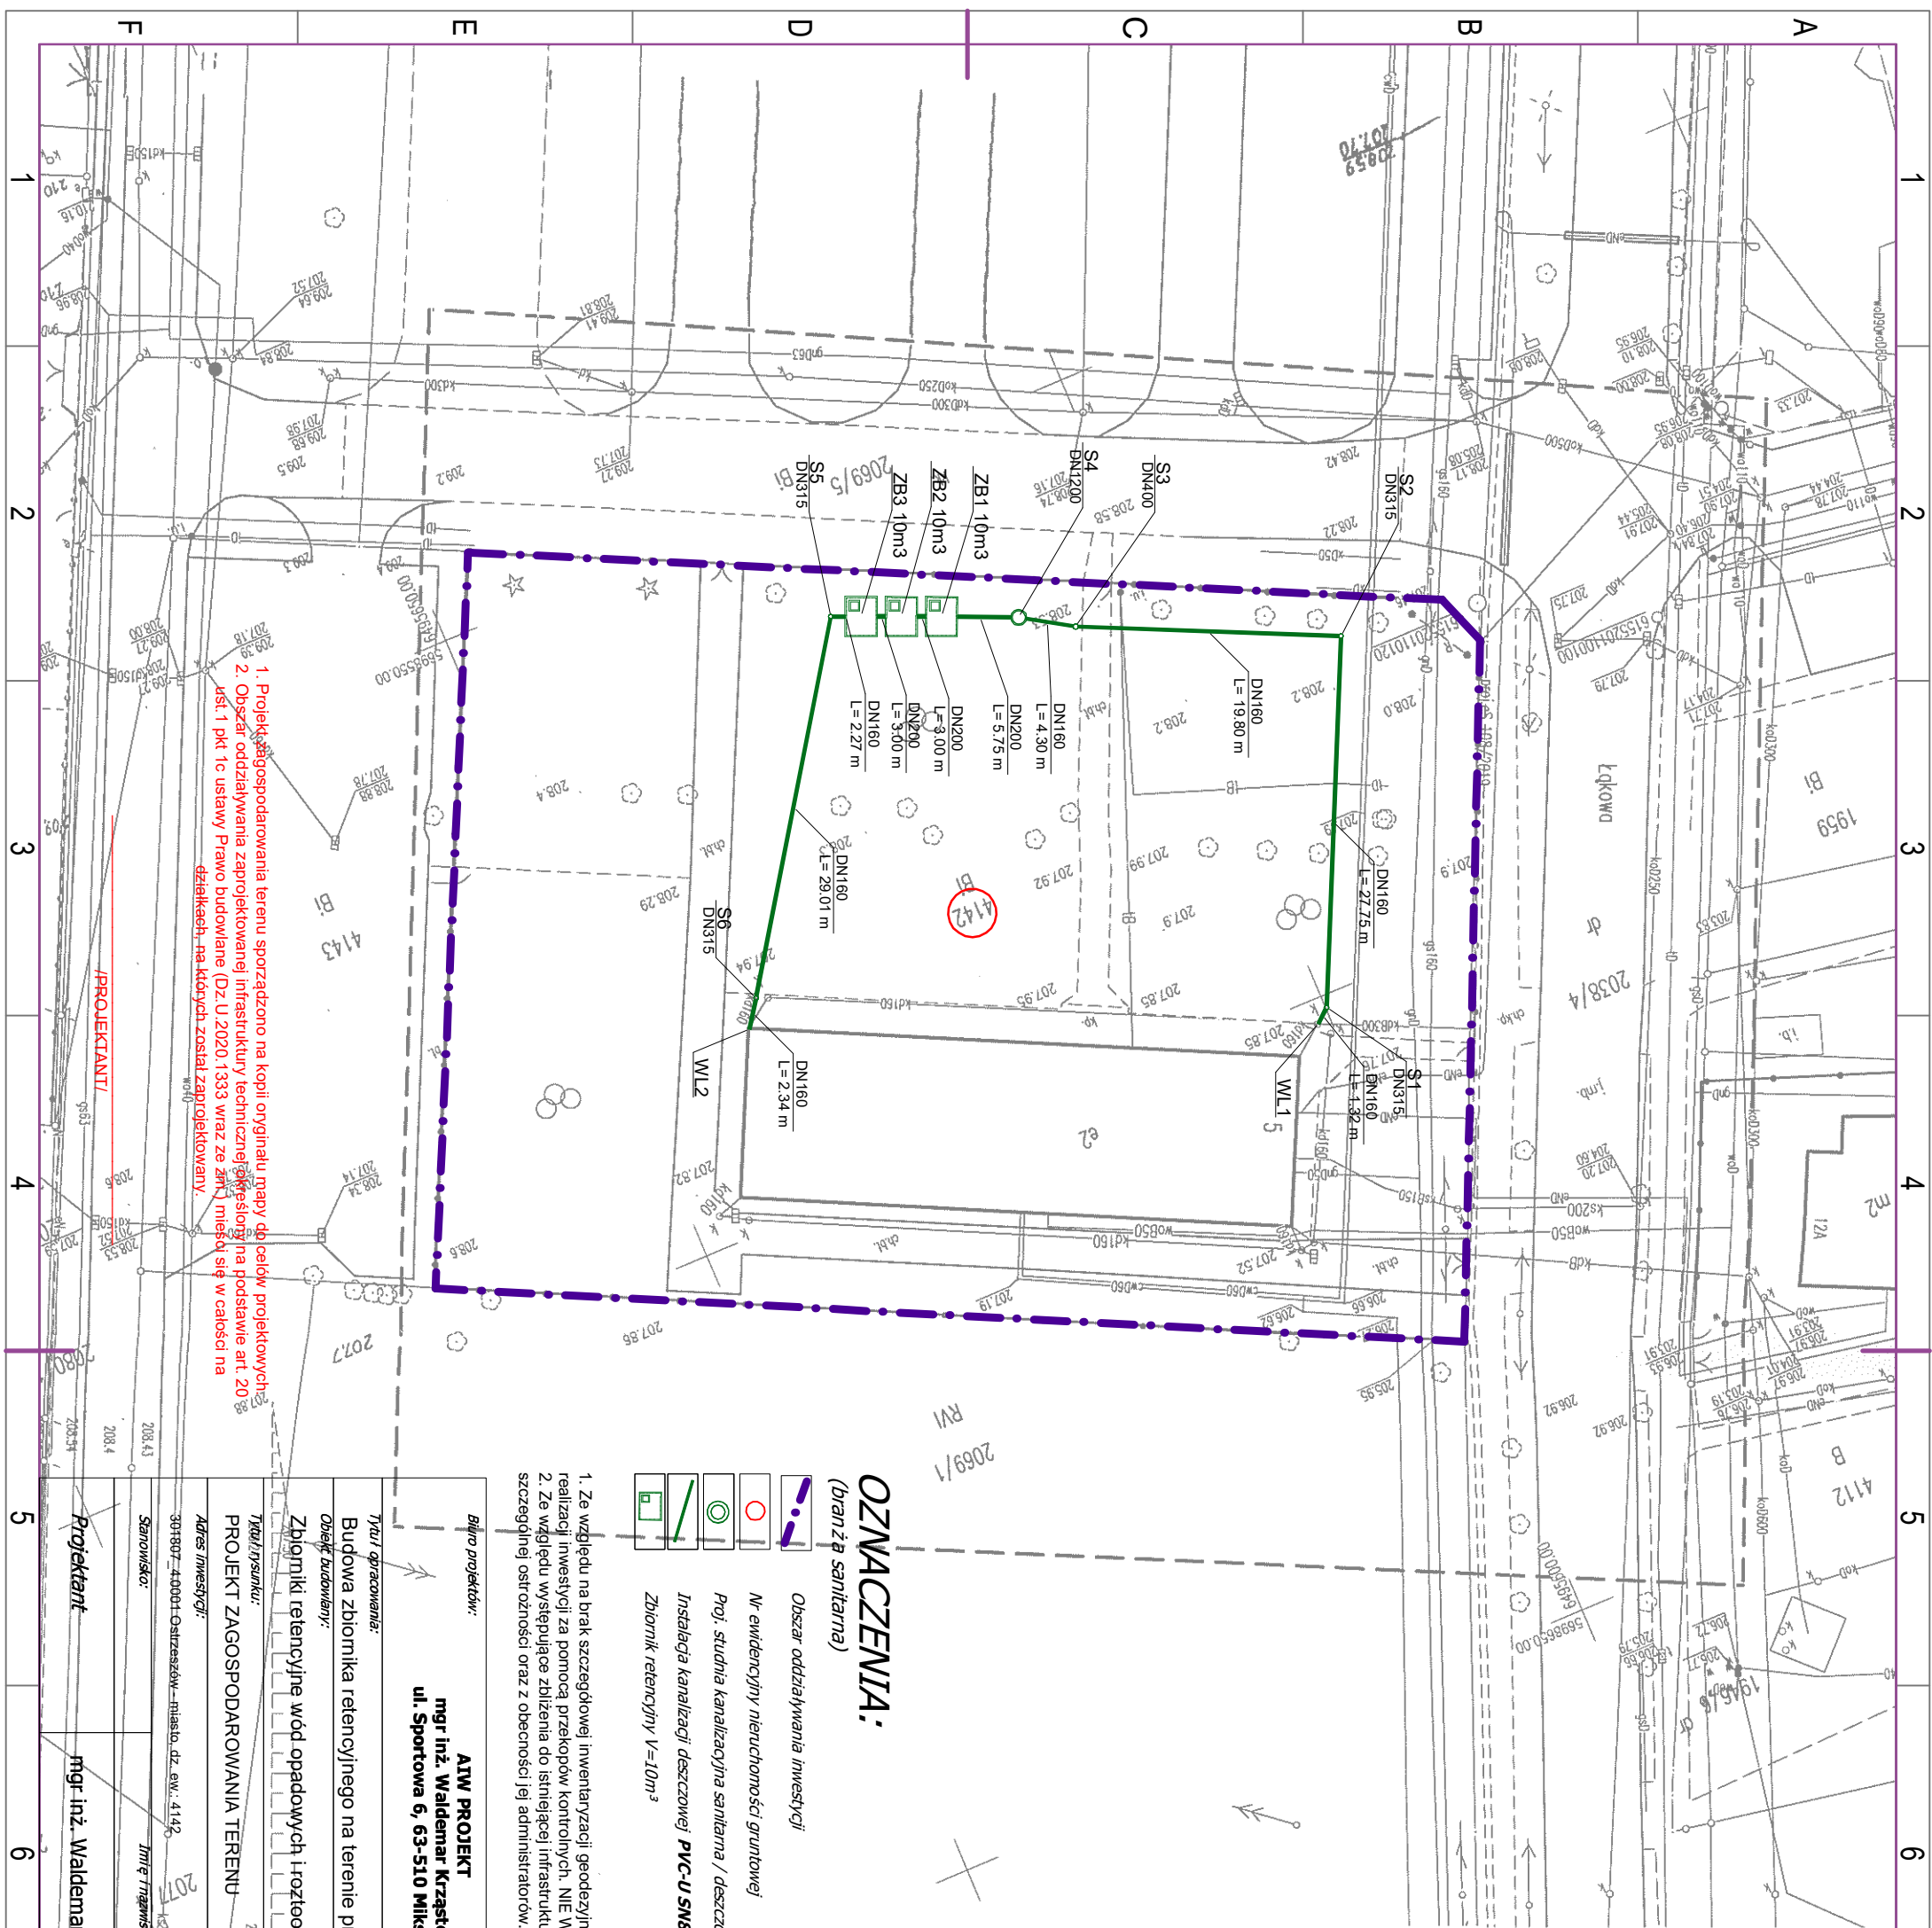

OZNACZENIA:

(branză sanitarna)




Obszar oddziaływania inwestycji

Nr ewidencyjny nieruchomości gruntowej

Proj. studnia kanalizacyjna sanitarna / deszczowa (DN315/DN400/DN1200)

Zbiornik retencyjny $V=10m^3$

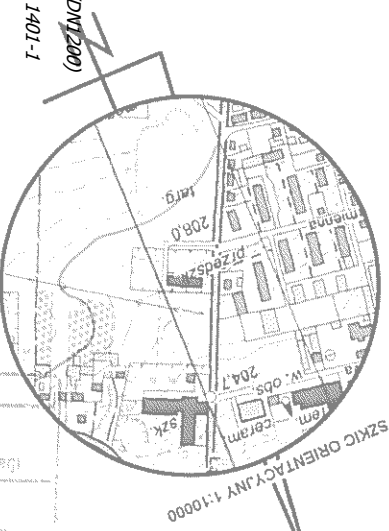[illegible]

Bilans projektów:	AIW PROJEKT mgr inż. Waldemar Krząstek ul. Sportowa 6, 63-510 Mikstat	Inwestor: Miasto i Gmina Ostreszów ul. Zamkowa 31, 63-500 Ostreszów
Tytuł opracowania: Budowa zbiornika retencyjnego na terenie przedszkola nr 5 przy ul. Łąkowej w Ostreszowie		
Celunek budowlany: Zbiorniki retencyjne wód opadowych i roztopowych wraz z infrastrukturą towarzyszącą		
Typu rysunku: PROJEKT ZAGOSPODAROWANIA TERENU	208.14	Faza opracowania: Zgłoszenie robót budowlanych
Adres inwestycji: 301907 440001 Ostreszów – miasto, dz. ew. 414/2	207.12	Data: Nr rysunku: 208.18
Szanowno:	Inteligentny	Zakaz opracowania oraz specjalności i numer posiadanych uprawnień budowlanych BRANŻA SANITARNIA Urządzenia budowlane bez ograniczeń do projektowania w szczególności instalacji w zakresie sieci, instalacji i urządzeń ciepłych wentylacyjnych, gazowych, wodociągowej i kanalizacyjnych. nr upr.: WKP/0265/P005/06
Projektant: mgr inż. Waldemar KRZĄSTEK		Strona: Skala: 1:500
		Pojęcie: Data: 30/04/2021 r.
		01.1